



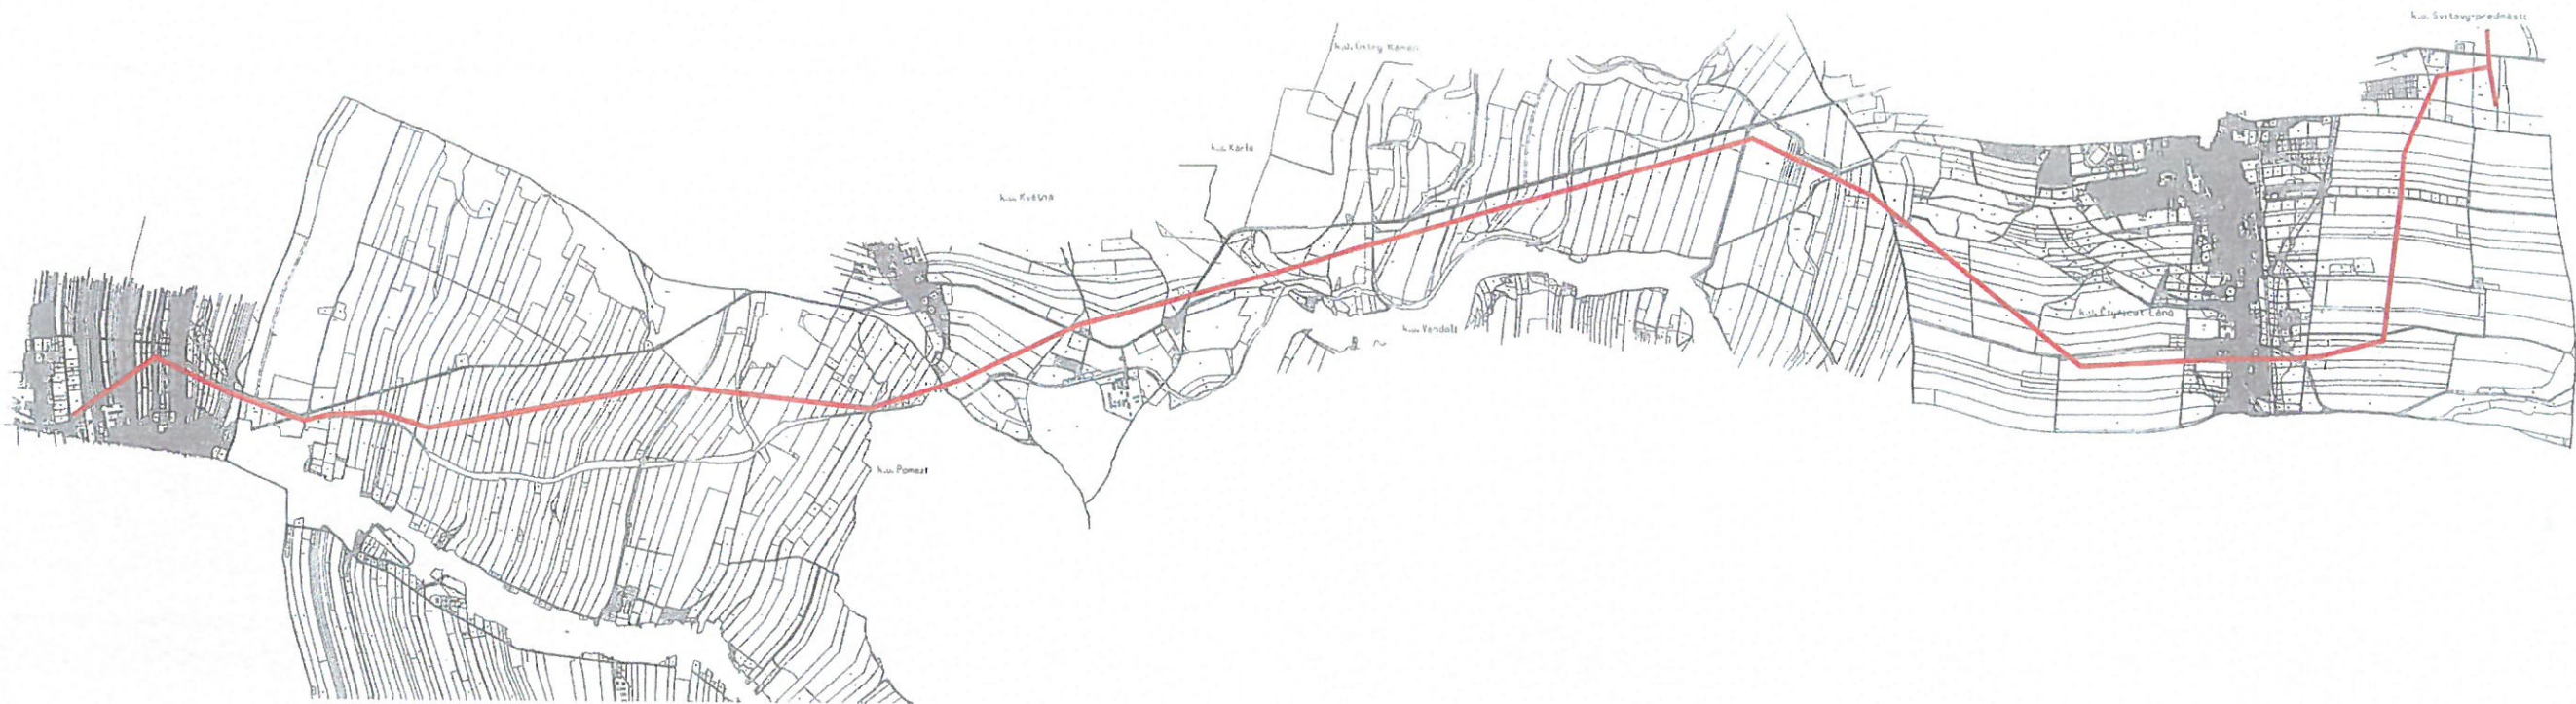

Admitted

A circular blue ink stamp from the University of Toronto Libraries. The text "UNIVERSITY OF TORONTO" is curved along the top inner edge, and "LIBRARIES" is curved along the bottom inner edge. In the center is a shield-shaped crest featuring a book and a quill pen.| trasa projektované vzdušné vedení 2x 110 kV - 6x 243-AL1/39-ST1A |

				Guldenerova 2577/17 326 00 Plzeň tel. : 326 531 620 mob. : 775 552 973		E-mail : krivanek@energong.cz http://www.energong.cz IČ: 25727362 DIČ: CZ25727362		Zakázka číslo: PS 1826	
kraj: Pardubický		Stavební úřad: Svitavy		Číslo stavby ČEZ Distribuce, a. s.: IE-12-2003679		Vypracoval:		Jakub Latta	
Stavba: POLIČKA - SVITAVY venkovní vedení 110 kV						Autorizovaný Ing.:		Ing. Stanislav Křivánek 	
						Jednání:		Jana Černá Martina Nálevková	
Výkres č.: 1						Situace v katastrální mapě		Datum: 2015	
Objednatel: ČEZ Distribuce, a. s. Teplická 874/B 405 02 Děčín IV – Podmokly		IČ: 24729035 DIČ: CZ24729035		Měřítko: 1:50 000		Stupeň: PROJEKT STAVBY		Paré číslo:	

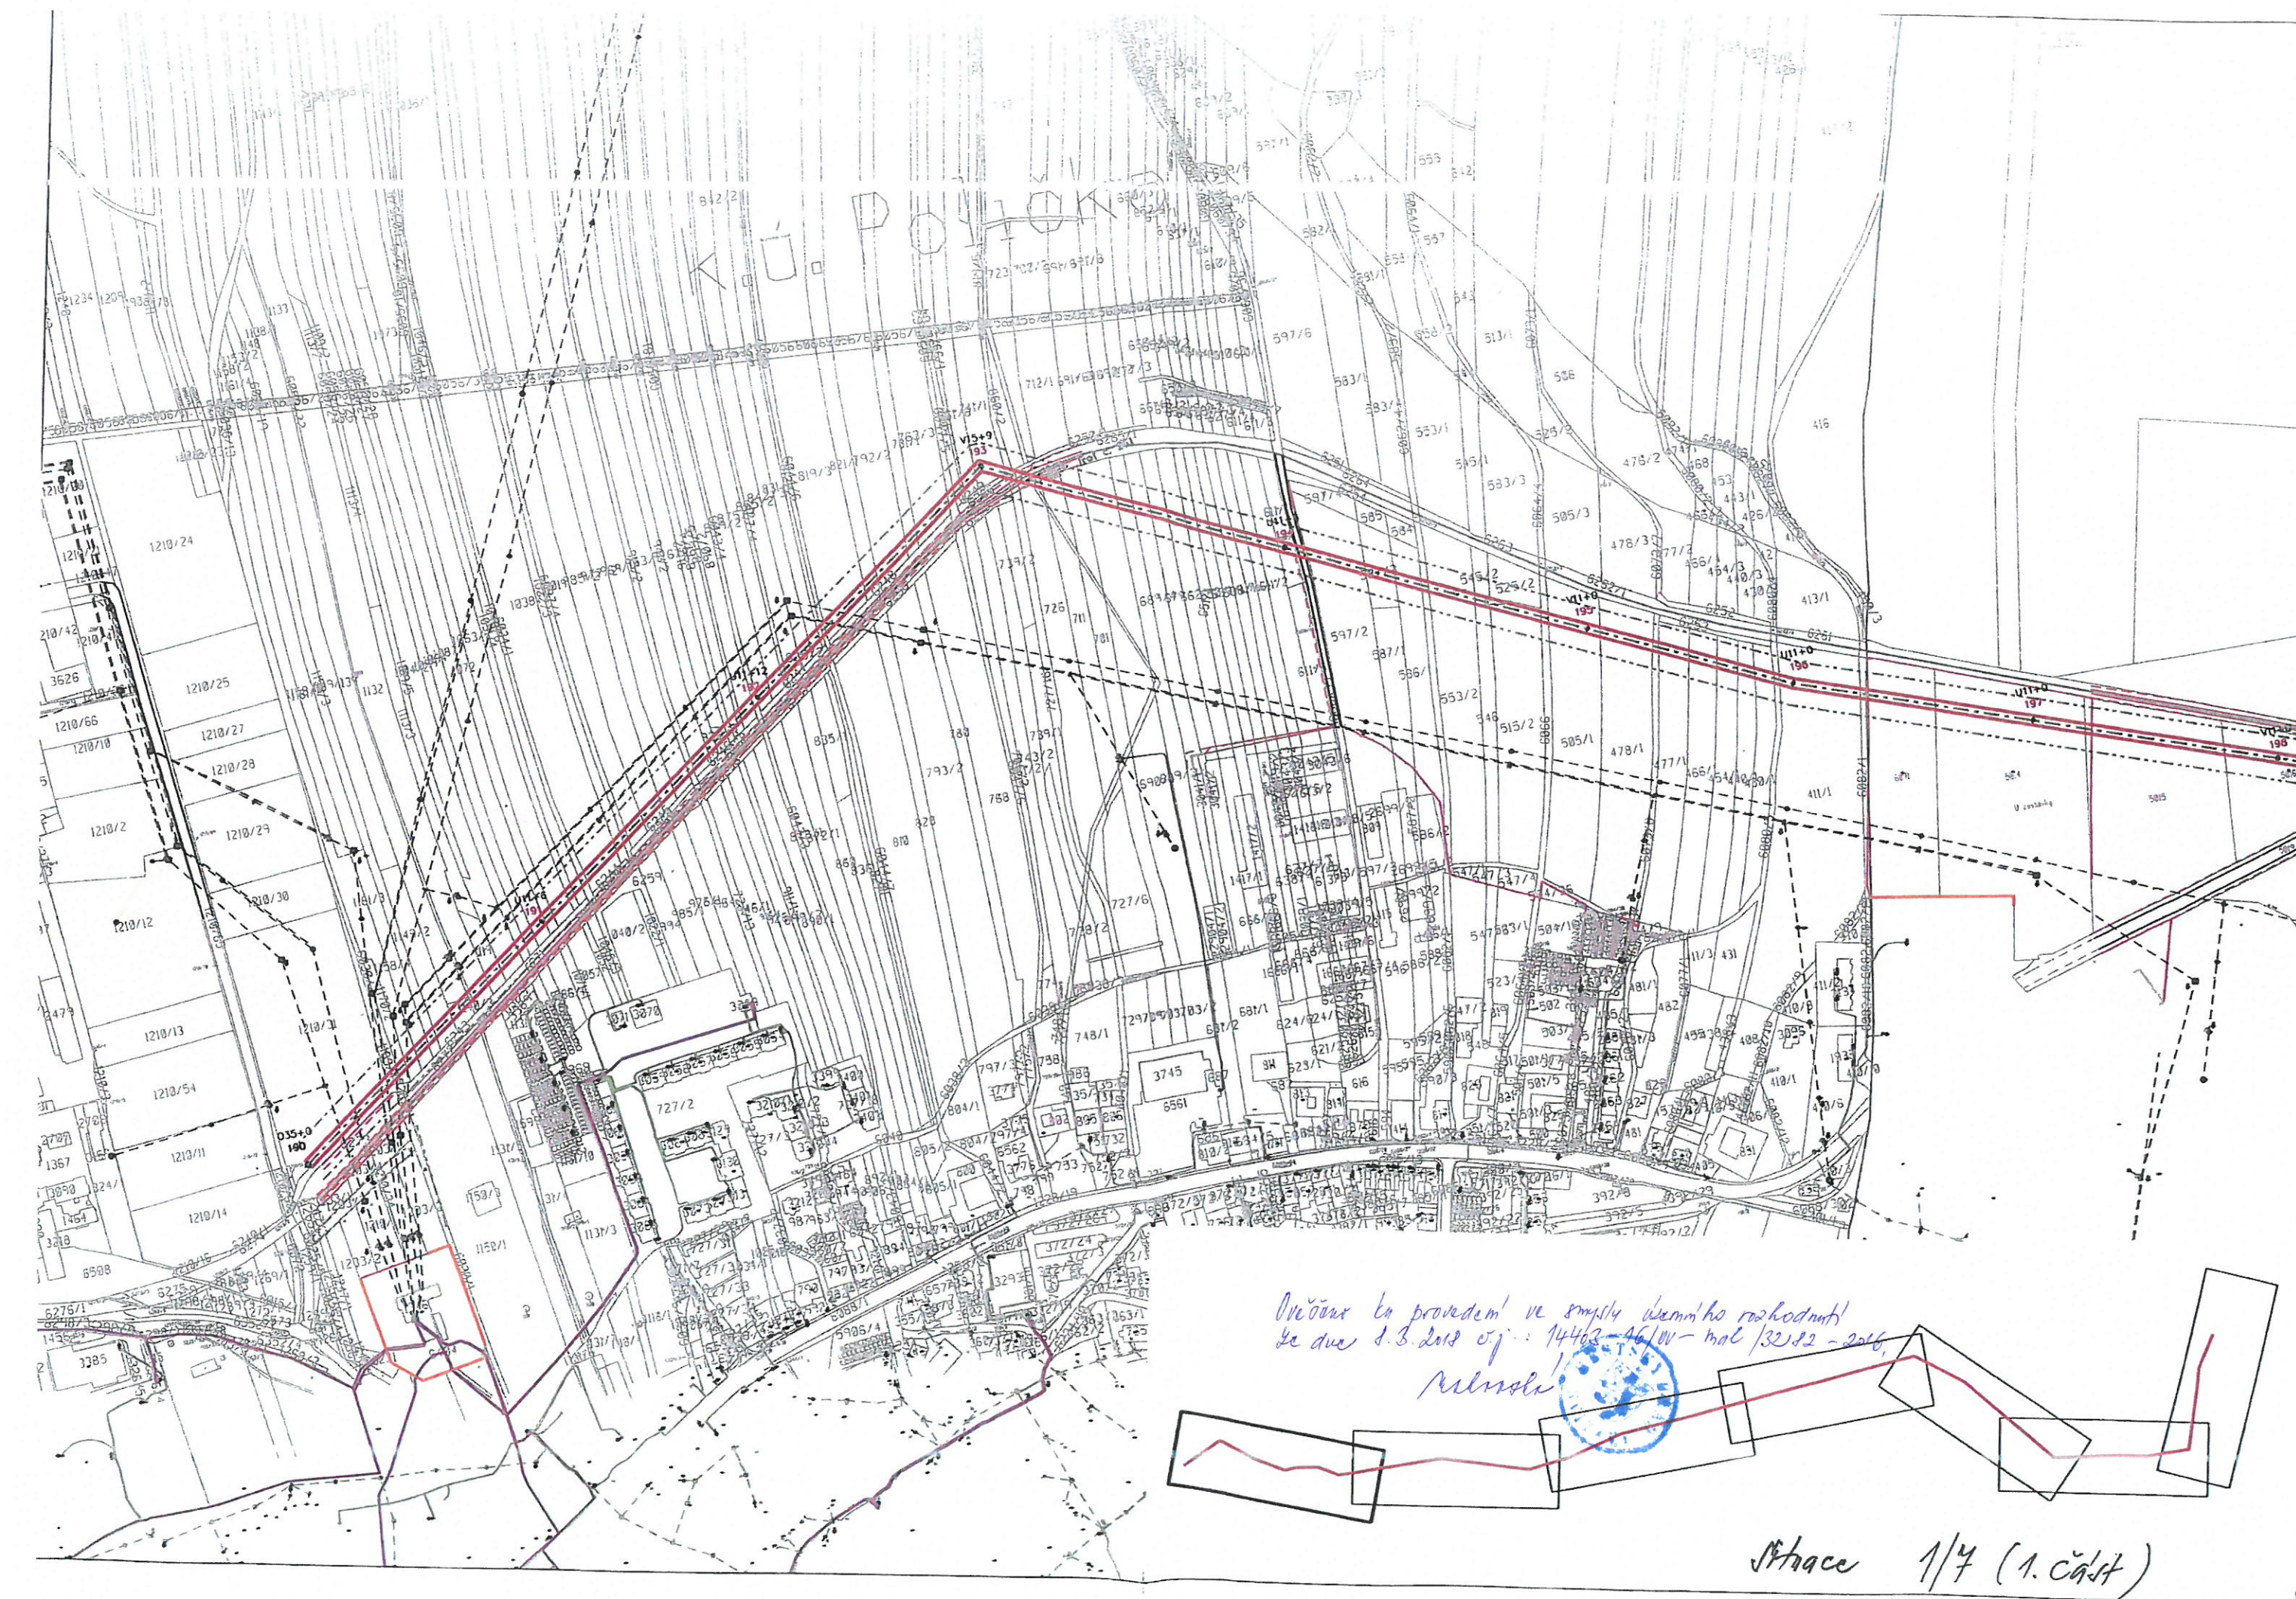

Strace 1/4 (1. c. št)



1410
Marsala!



-----	projektované vzdušné vodění 110 kV (tvarojní vodiče) - 243-M/1/29-511A
-----	projektované vzdušné vodění 110 kV (svínovými vodiči) - 243-M/1/29-511A
-----	projektované 2L - 104-M/1/30-511A
-----	ostřené pláno vodění V8H
-----	projektovaný podpěrný bod - přehradový stožár
-----	číslovolet podpěrných bodů
-----	typ podpěrných bodů
-----	rozvržení kabeždrátovníc úzení
-----	porozlož kabeždrátovníc úzení
-----	stěbováci vzdušné vodění III ČEZ
-----	stěbováci kabeždrátové vodění III ČEZ
-----	stěbováci vzdušné vodění III ČEZ
-----	stěbováci kabeždrátové vodění III ČEZ
-----	stěbováci vodění III - zemědělské
-----	stěbováci vodění III - rozvodné
-----	stěbováci kabeždrátové vodění ČEZ IČI
-----	stěbováci kabeždrátové vodění 20 ČEZ
-----	stěbováci kabeždrátové vodění III ČEZ Teplovitka
-----	stěbováci vyžádání kabeždrátové rozvod IIIČ
-----	stěbováci stěbováci kabeždrátové rozvod IIIČ
-----	stěbováci vodění
-----	stěbováci ordání cobjekty
-----	rozvržení plach tvorní tarévovallet
-----	osaz kabeždrátové
-----	bužovce
-----	vyžádání cobjecí
-----	cobjecí
-----	střany - svazité porost
-----	výškopis tarmíní/dmíní hromat



Zakázka číslo:
PS 1826

Vypracoval:	Jakub Lalla
-------------	-------------

Autorizovaný Ing.: Ing. Stanislav Křivánek
Jednáni: Ing. Roman GRÁBEK
Jana Černá
Martina Nálevková

Datum: 2015

Paré číslo:


Ověřeno ku provedení ve smyslu územního
rozhodnutí ze dne 2.3.2018 č.j.: 14403 -
16/00 - m.c. 132 82 - 2016,




mluvce




Průřez 2/7 (1. část)

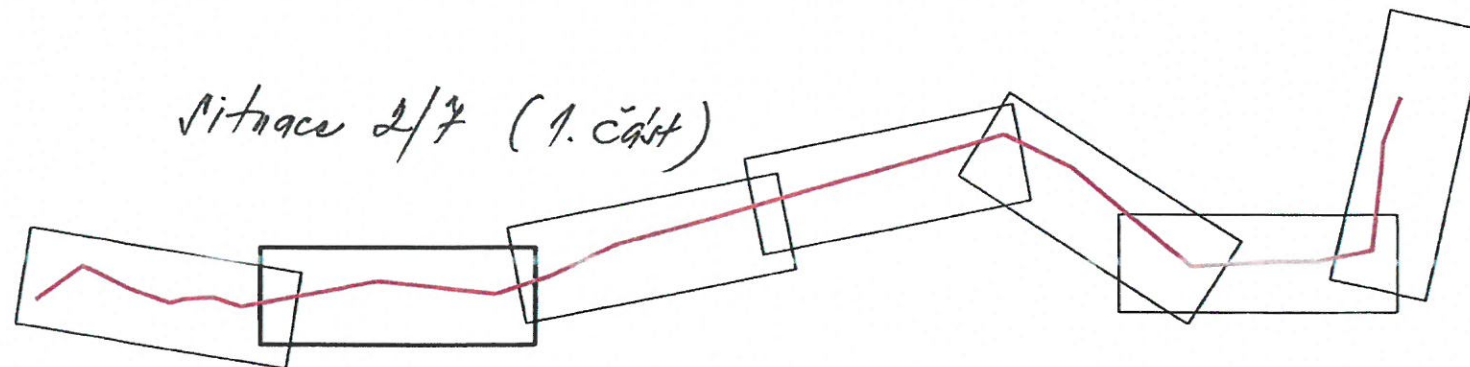

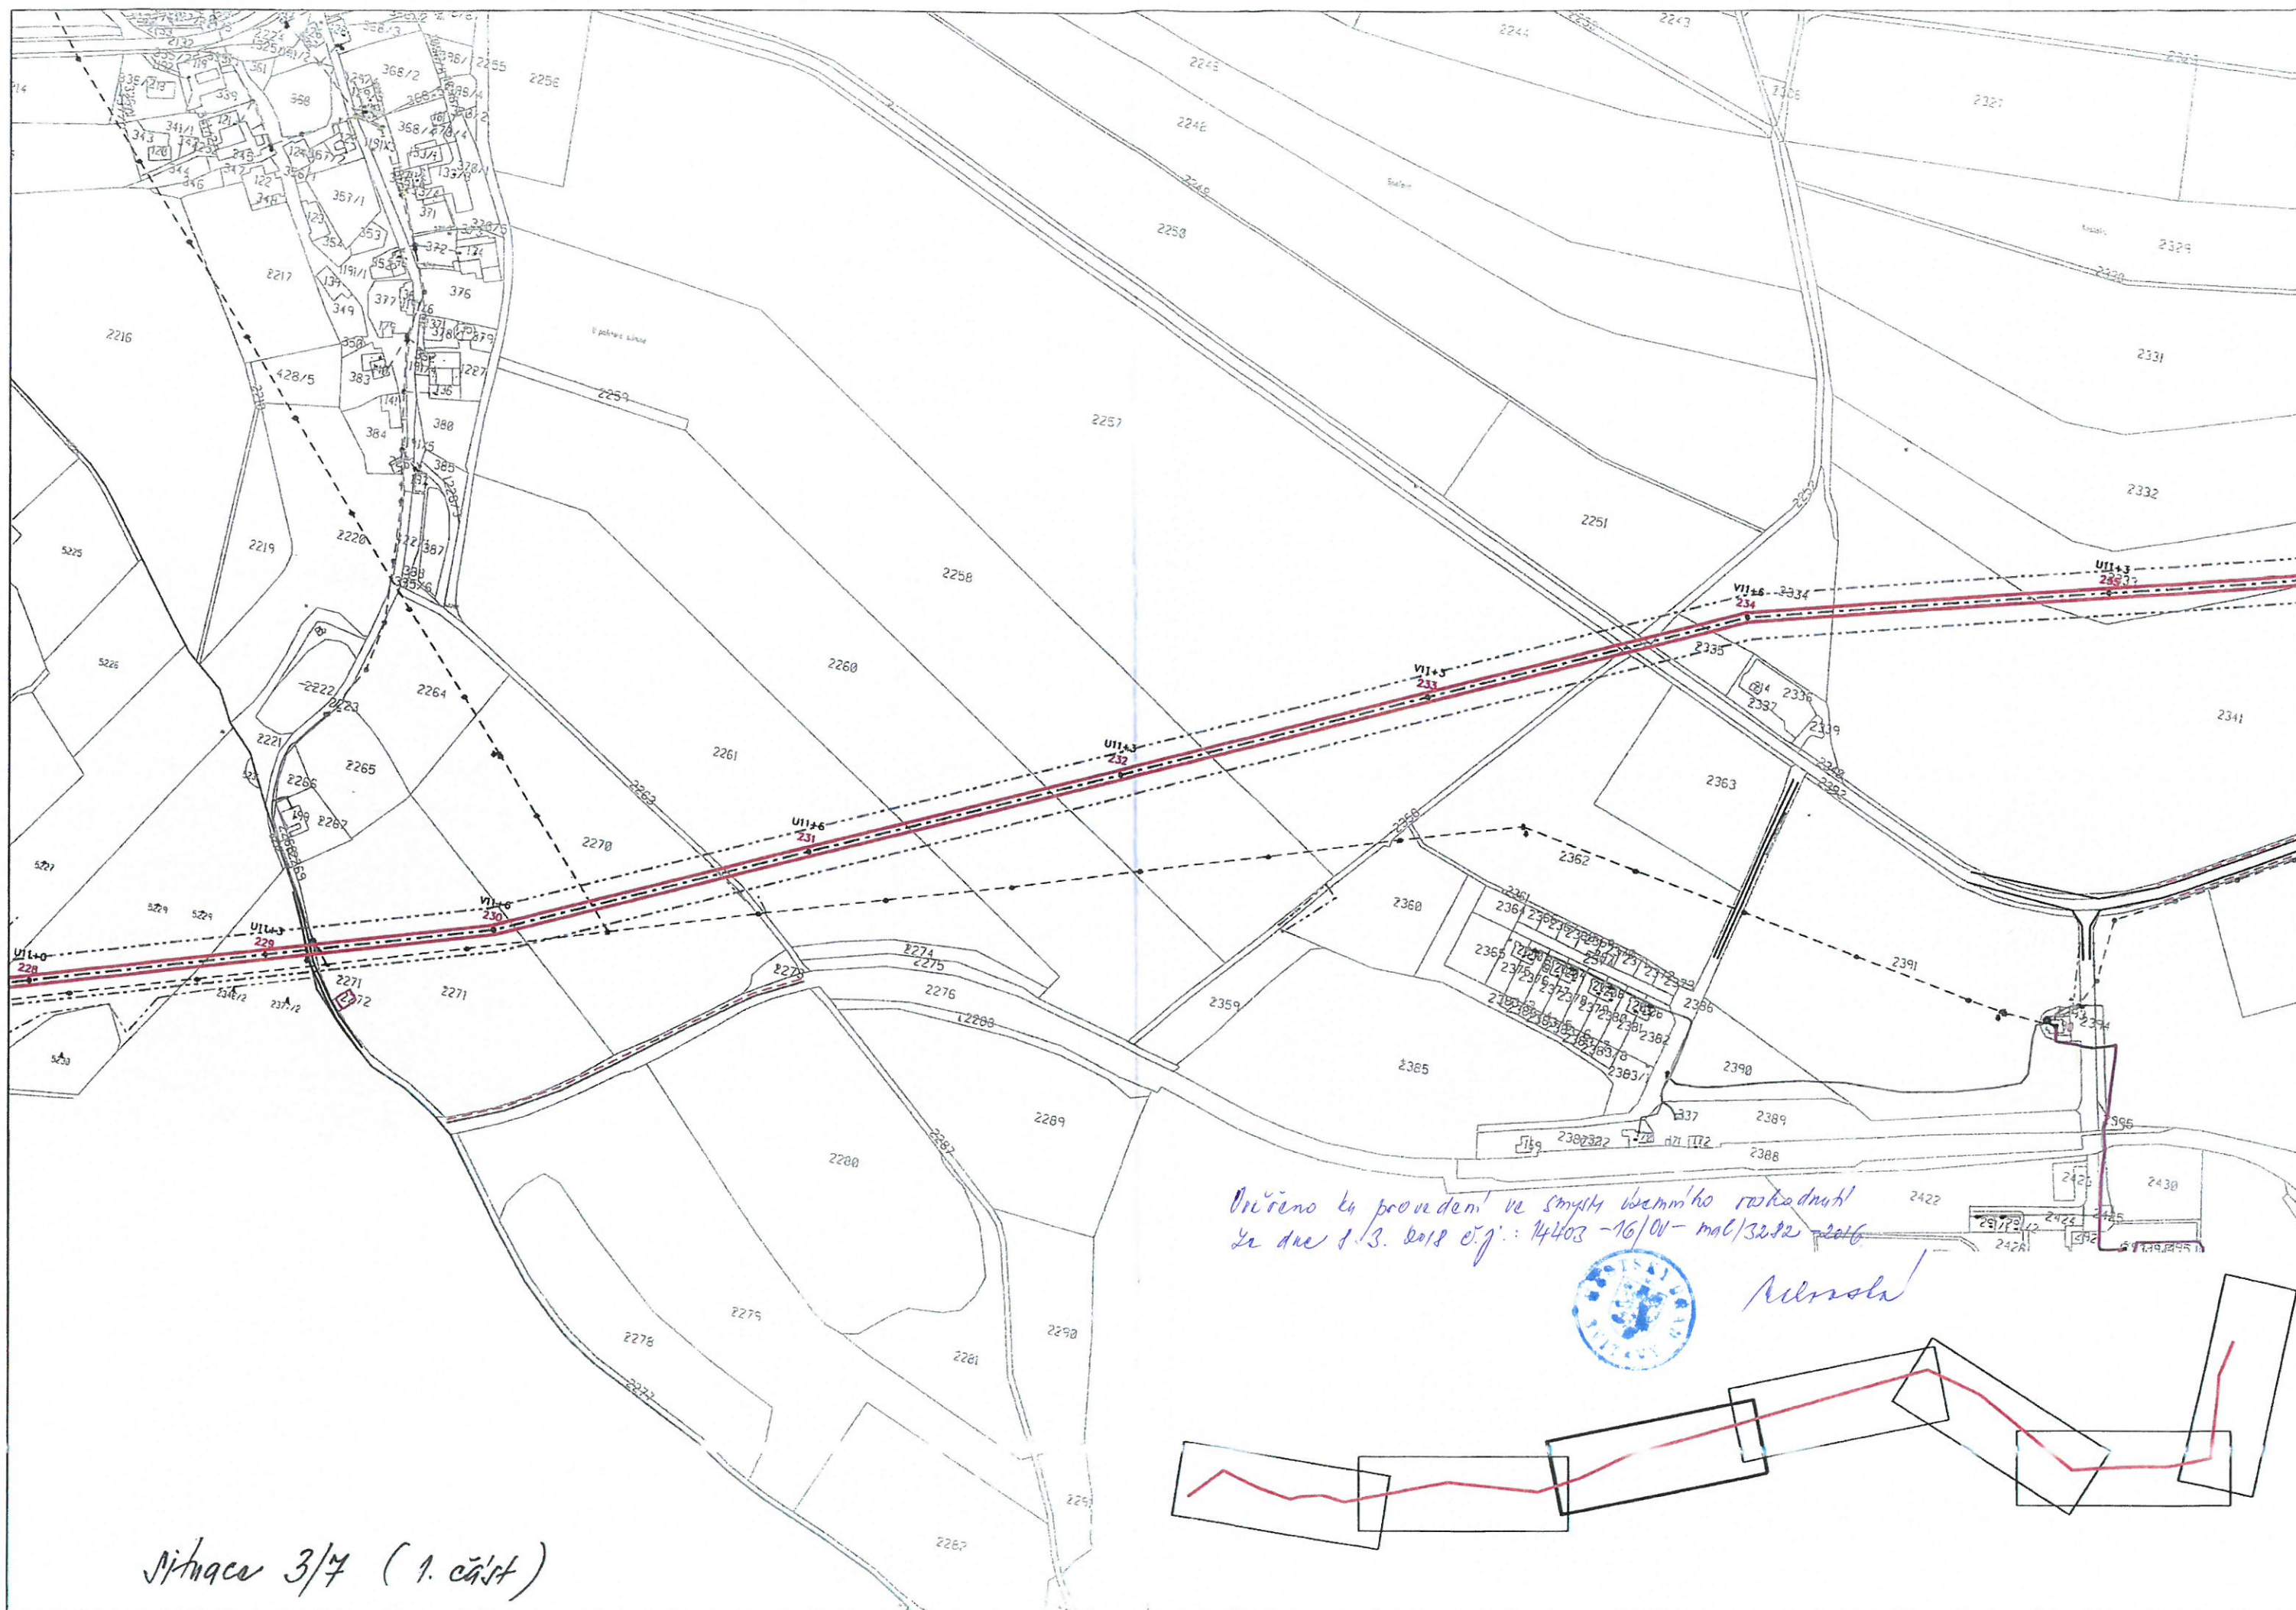


Onúreno k provedení ve smyslu berného rozhodnutí
ze dne 1.3.2018 č.j.: 14403-16/01- mal/32.82-2016

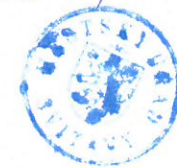


Almola

Nitrac 3/4 (1. část)

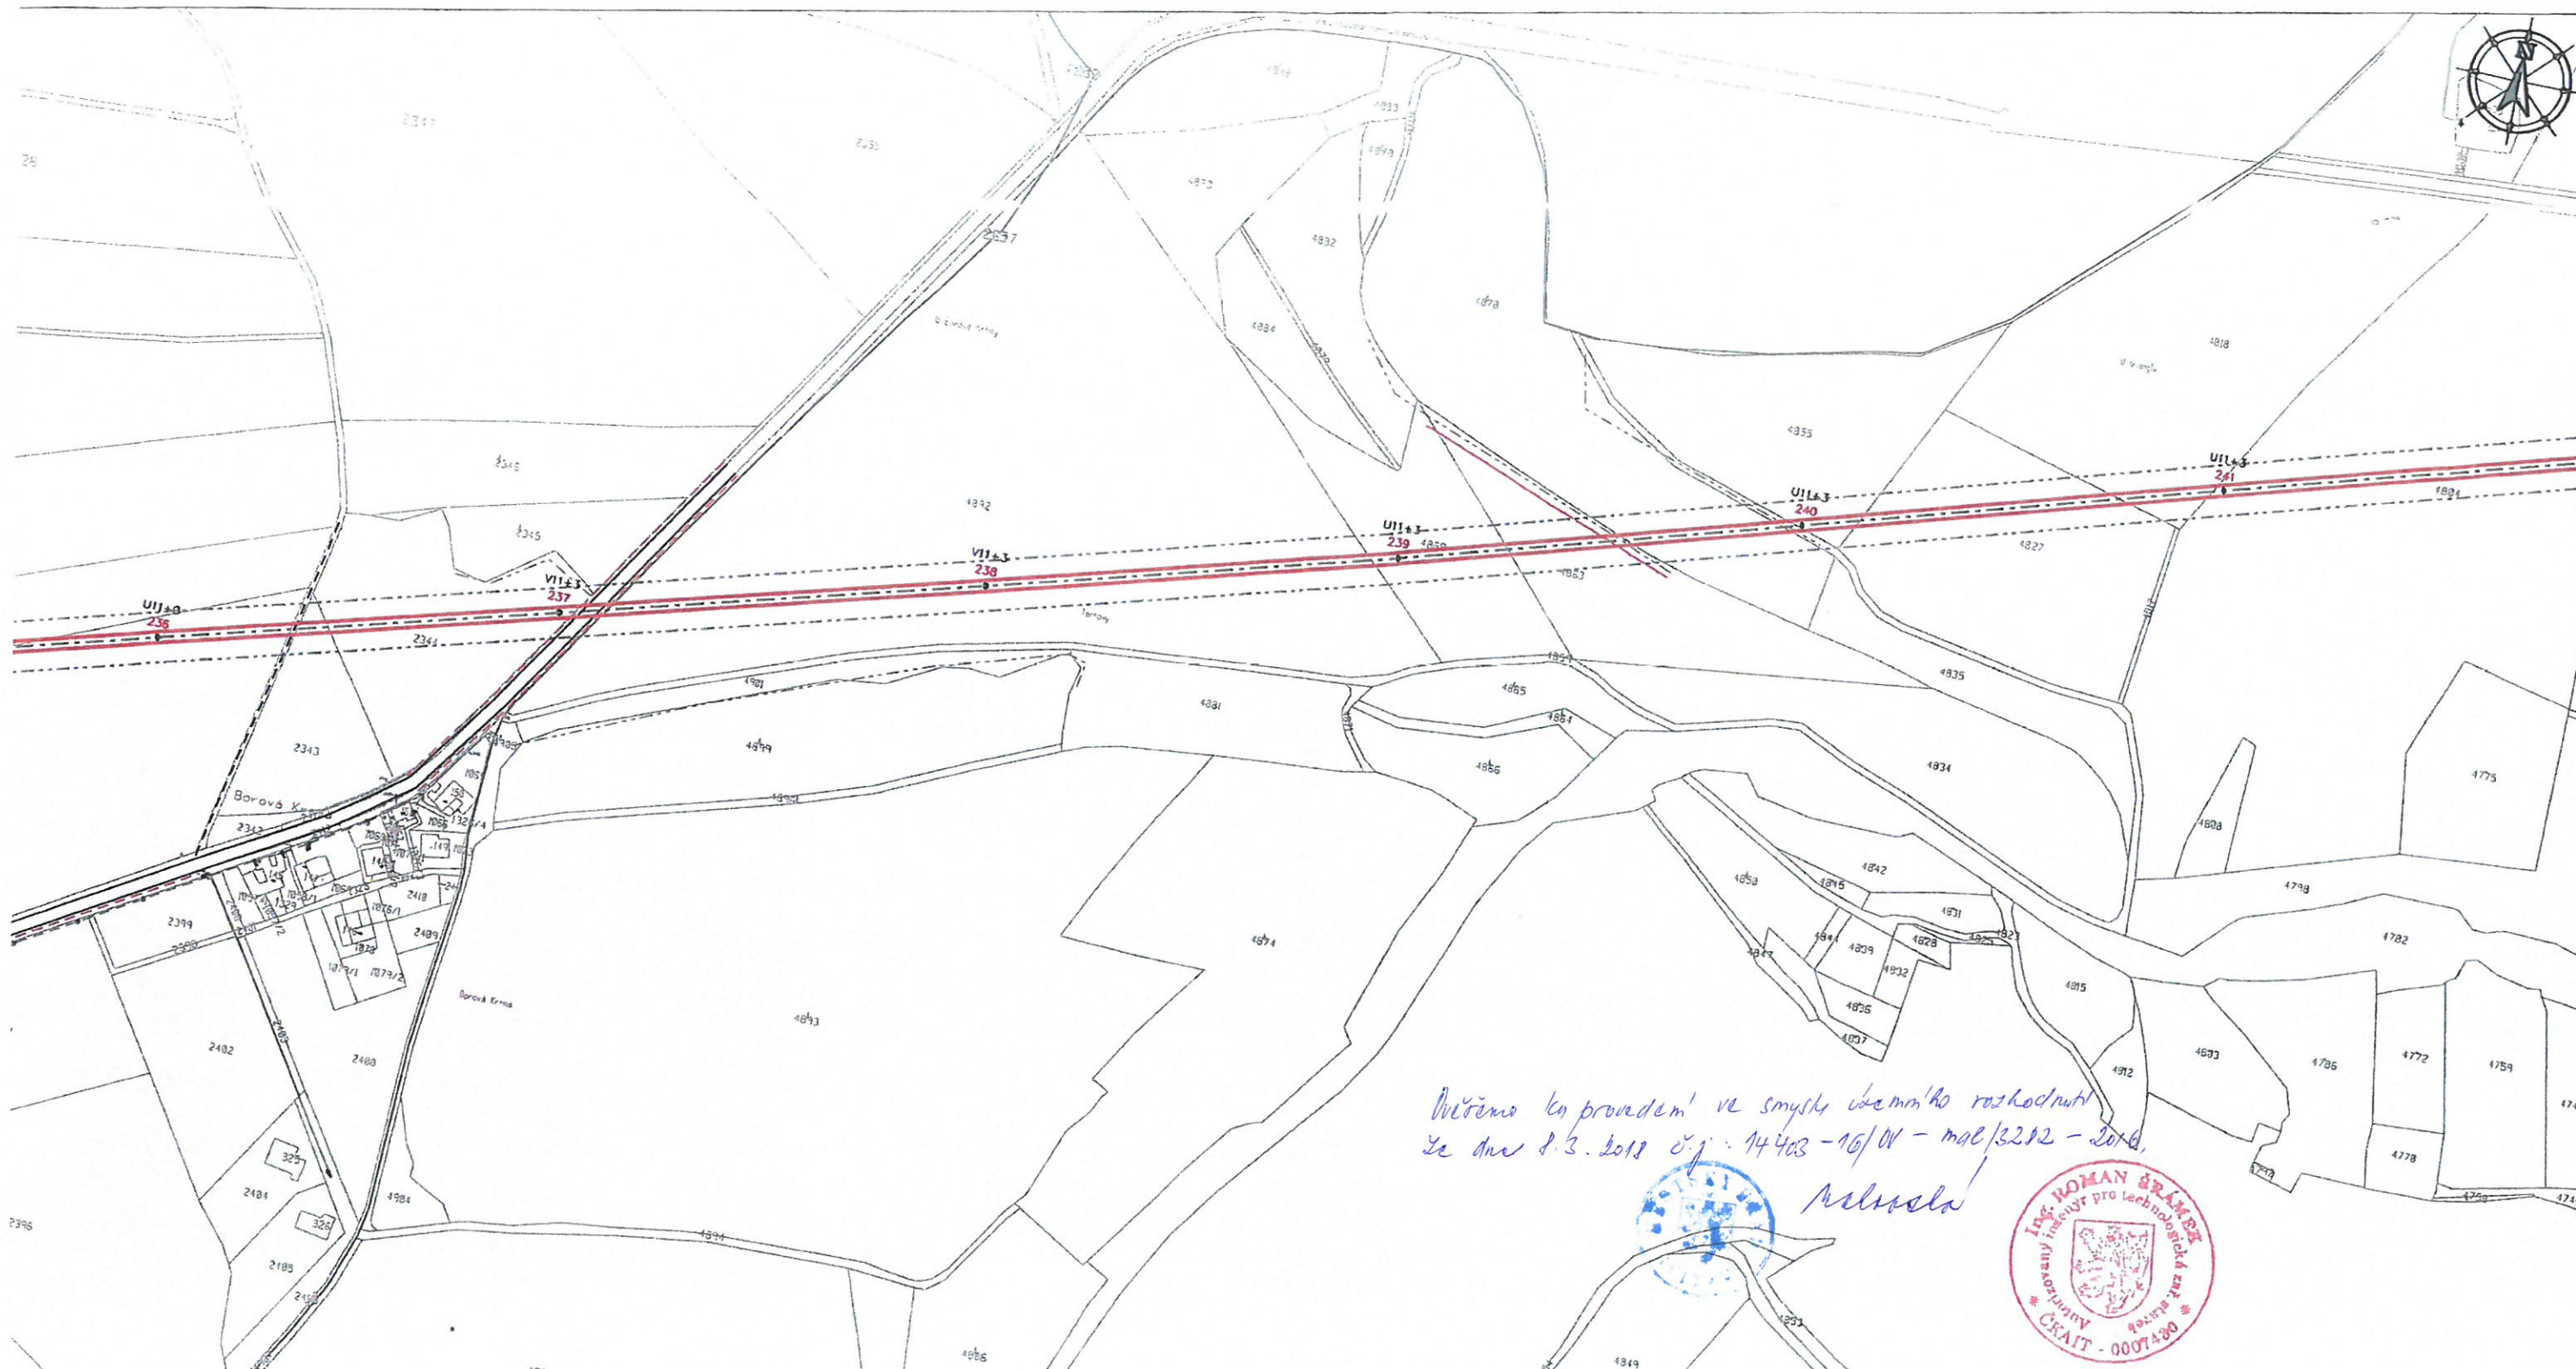


*Uvěřeno k provedení ve smyslu územního rozhodnutí
ze dne 8.3.2015 č.j.: 14403-16/0V - mal/3202 - 2016.*

Krivanek

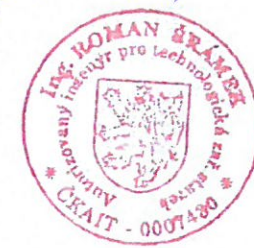


- LEGENDA:**
- projektované vzdušné vedení 110 kV (hraniční vodič) - 243-IL1/39-ST1A
 - projektované vzdušné vedení 110 kV (vnitřní vodič) - 243-IL1/39-ST1A
 - projektované ZL - 104-IL1/39-ST1A
 - ochranné pásmo vedení VLS
 - projektovaný podpěrný bod - přímá vodní stěha
 - číselník podpěrných bodů
 - typ podpěrných bodů
 - rozhraní katastrálních území
 - parcelní katastrální mapy
 - stávající vzdušné vedení VN ČEZ
 - stávající kabelové vedení VN ČEZ
 - stávající vzdušné vedení 110 kV ČEZ
 - stávající kabelové vedení 110 kV ČEZ
 - stávající vedení 0,2 - rozváděč
 - stávající vedení 0,2 - rozváděč
 - stávající kabelové vedení ČEZ ICI
 - stávající kabelové vedení VN SČZ
 - stávající kabelové vedení VN ČZ Teplovodárna
 - stávající výhledový rozvod MČ
 - stávající stávající rozvod MČ
 - stávající vedení
 - stávající drátěná napětí
 - rozhraní ploch Ivoňské terénu/území
 - osa železnice
 - budova
 - výhledové zastavení
 - oplocení
 - strany - svislý porost
 - výhledové (horní/nižší hranice)

		Guldenerova 2577/17 326 00 Plzeň tel. : 326 531 620 mob. : 775 552 973		E-mail : krivanek@energon.cz http://www.energon.cz IČ: 25727362 DIČ: CZ25727362		Zakázka číslo: PS 1826	
kraj: Pardubický		Stavební úřad: Svítavy		Číslo stavby ČEZ Distribuce, a. s.: IE-12-2003679		Vypracoval: Jakub Latta	
Stavba: POLIČKA - SVITAVY venkovní vedení 110 kV				Autorizovaný Ing.: Ing. Roman ŠRÁMEK		Jednáni: Jana Černá Martina Nělková	
Výkres č.: 2		Koordinační situace 3/7		Datum: 2015		Stupeň: PROJEKT STAVBY	
Objednatel: ČEZ Distribuce, a. s. Teplická 874/8 405 02 Děčín IV - Podmokly		IČ: 24729035 DIČ: CZ24729035		Měřítko: 1:4000		Paré číslo:	

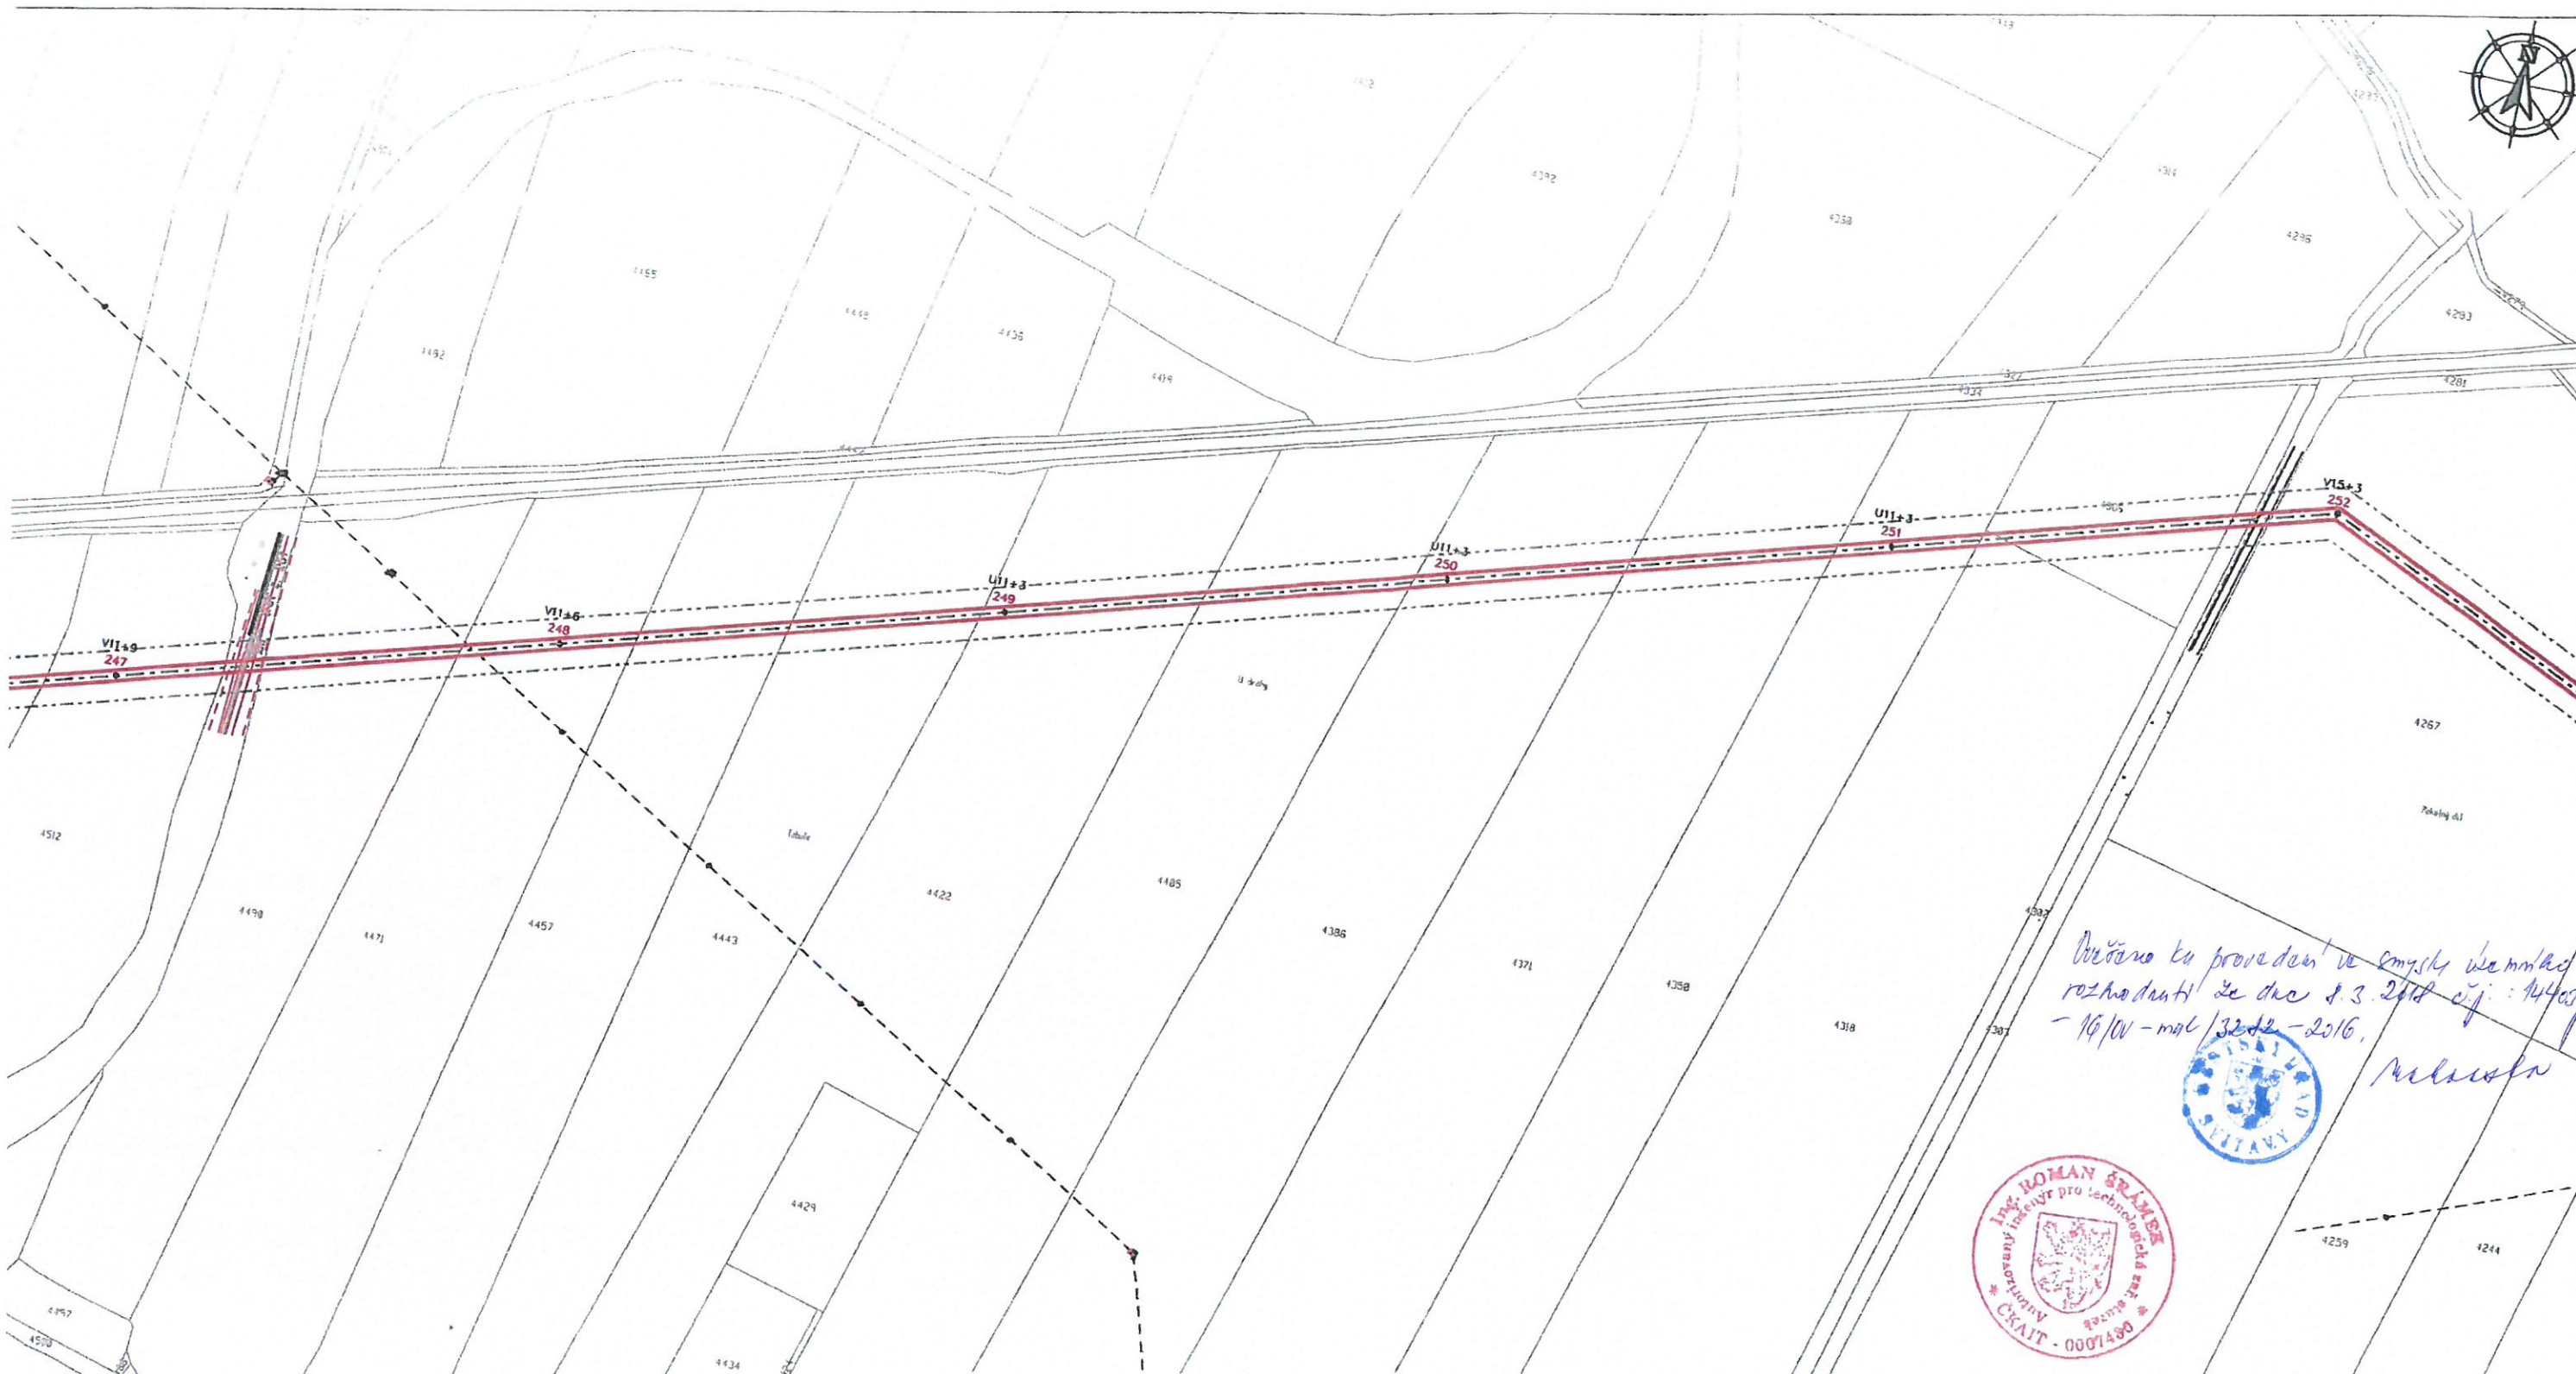


*Došlo k provedení v smyslu domluvy
rozhodnutí ze dne 8.3.2016 č.j.: 144/2016
- 16/IV - mal / 32.12. - 2016.*

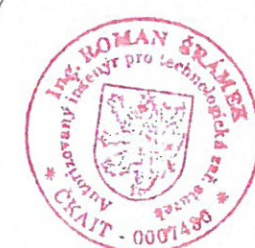


Situace 4/7 (1. část)


- LEGENDA:**
- projektované vzdušné vedení 110 kV (trajzní vodič) - 243-ML1/30-S11A
 - projektované vzdušné vedení 110 kV (vnitřní vodič) - 243-ML1/30-S11A
 - projektované ZL - 184-ML1/30-S11A
 - ochranné pásmo vedení VPS
 - projektovaný podpěrný bod - přehradový stábr
 - číselník podpěrných bodů
 - typ podpěrných bodů
 - rozhraní katastrálních území
 - parcelní katalýr
 - stávající vzdušné vedení VN ČEZ
 - stávající kabelové vedení VN ČEZ
 - stávající vzdušné vedení III ČEZ
 - stávající kabelové vedení III ČEZ
 - stávající vedení OR - rozhraní
 - stávající vedení OR - rozhraní
 - stávající kabelové vedení ČEZ ICT
 - stávající kabelové vedení VN SŽD
 - stávající kabelové vedení VN ČD (Fotomontáž)
 - stávající výhledový rozvodník
 - stávající středotlaký rozvodník
 - stávající vedení
 - stávající drátěná sítě
 - rozhraní ploch tvořících terén/území
 - osa železnice
 - budova
 - vyznačení
 - cestovní
 - stromy - svislý porost
 - výhledová (horizontální) hranice

		Guldenerova 2577/17 326 00 Plzeň tel. : 326 531 620 mob. : 775 552 973		E-mail : krivanek@energon.cz http://www.energon.cz IČ: 25727362 DIČ: CZ25727362		Zakázka číslo: PS 1826	
kraj: Pardubický		Stavební úřad: Svítavy		Číslo stavby ČEZ Distribuce, a. s.: IE-12-2003679		Vypracoval: Jakub Latta	
Stavba: POLIČKA - SVITAVY venkovní vedení 110 kV				Autorizovaný Ing.: Ing. Roman ŠRÁMEK			
Výkres č.: 2				Koordinační situace 4/7			
Objednatel: ČEZ Distribuce, a. s. Teplická 874/B 405 02 Děčín IV - Podmokly		IČ: 24729035 DIČ: CZ24729035		Měřítko: 1: 4000		Datum: 2015	
Stupeň: PROJEKT STAVBY				Paré číslo:			

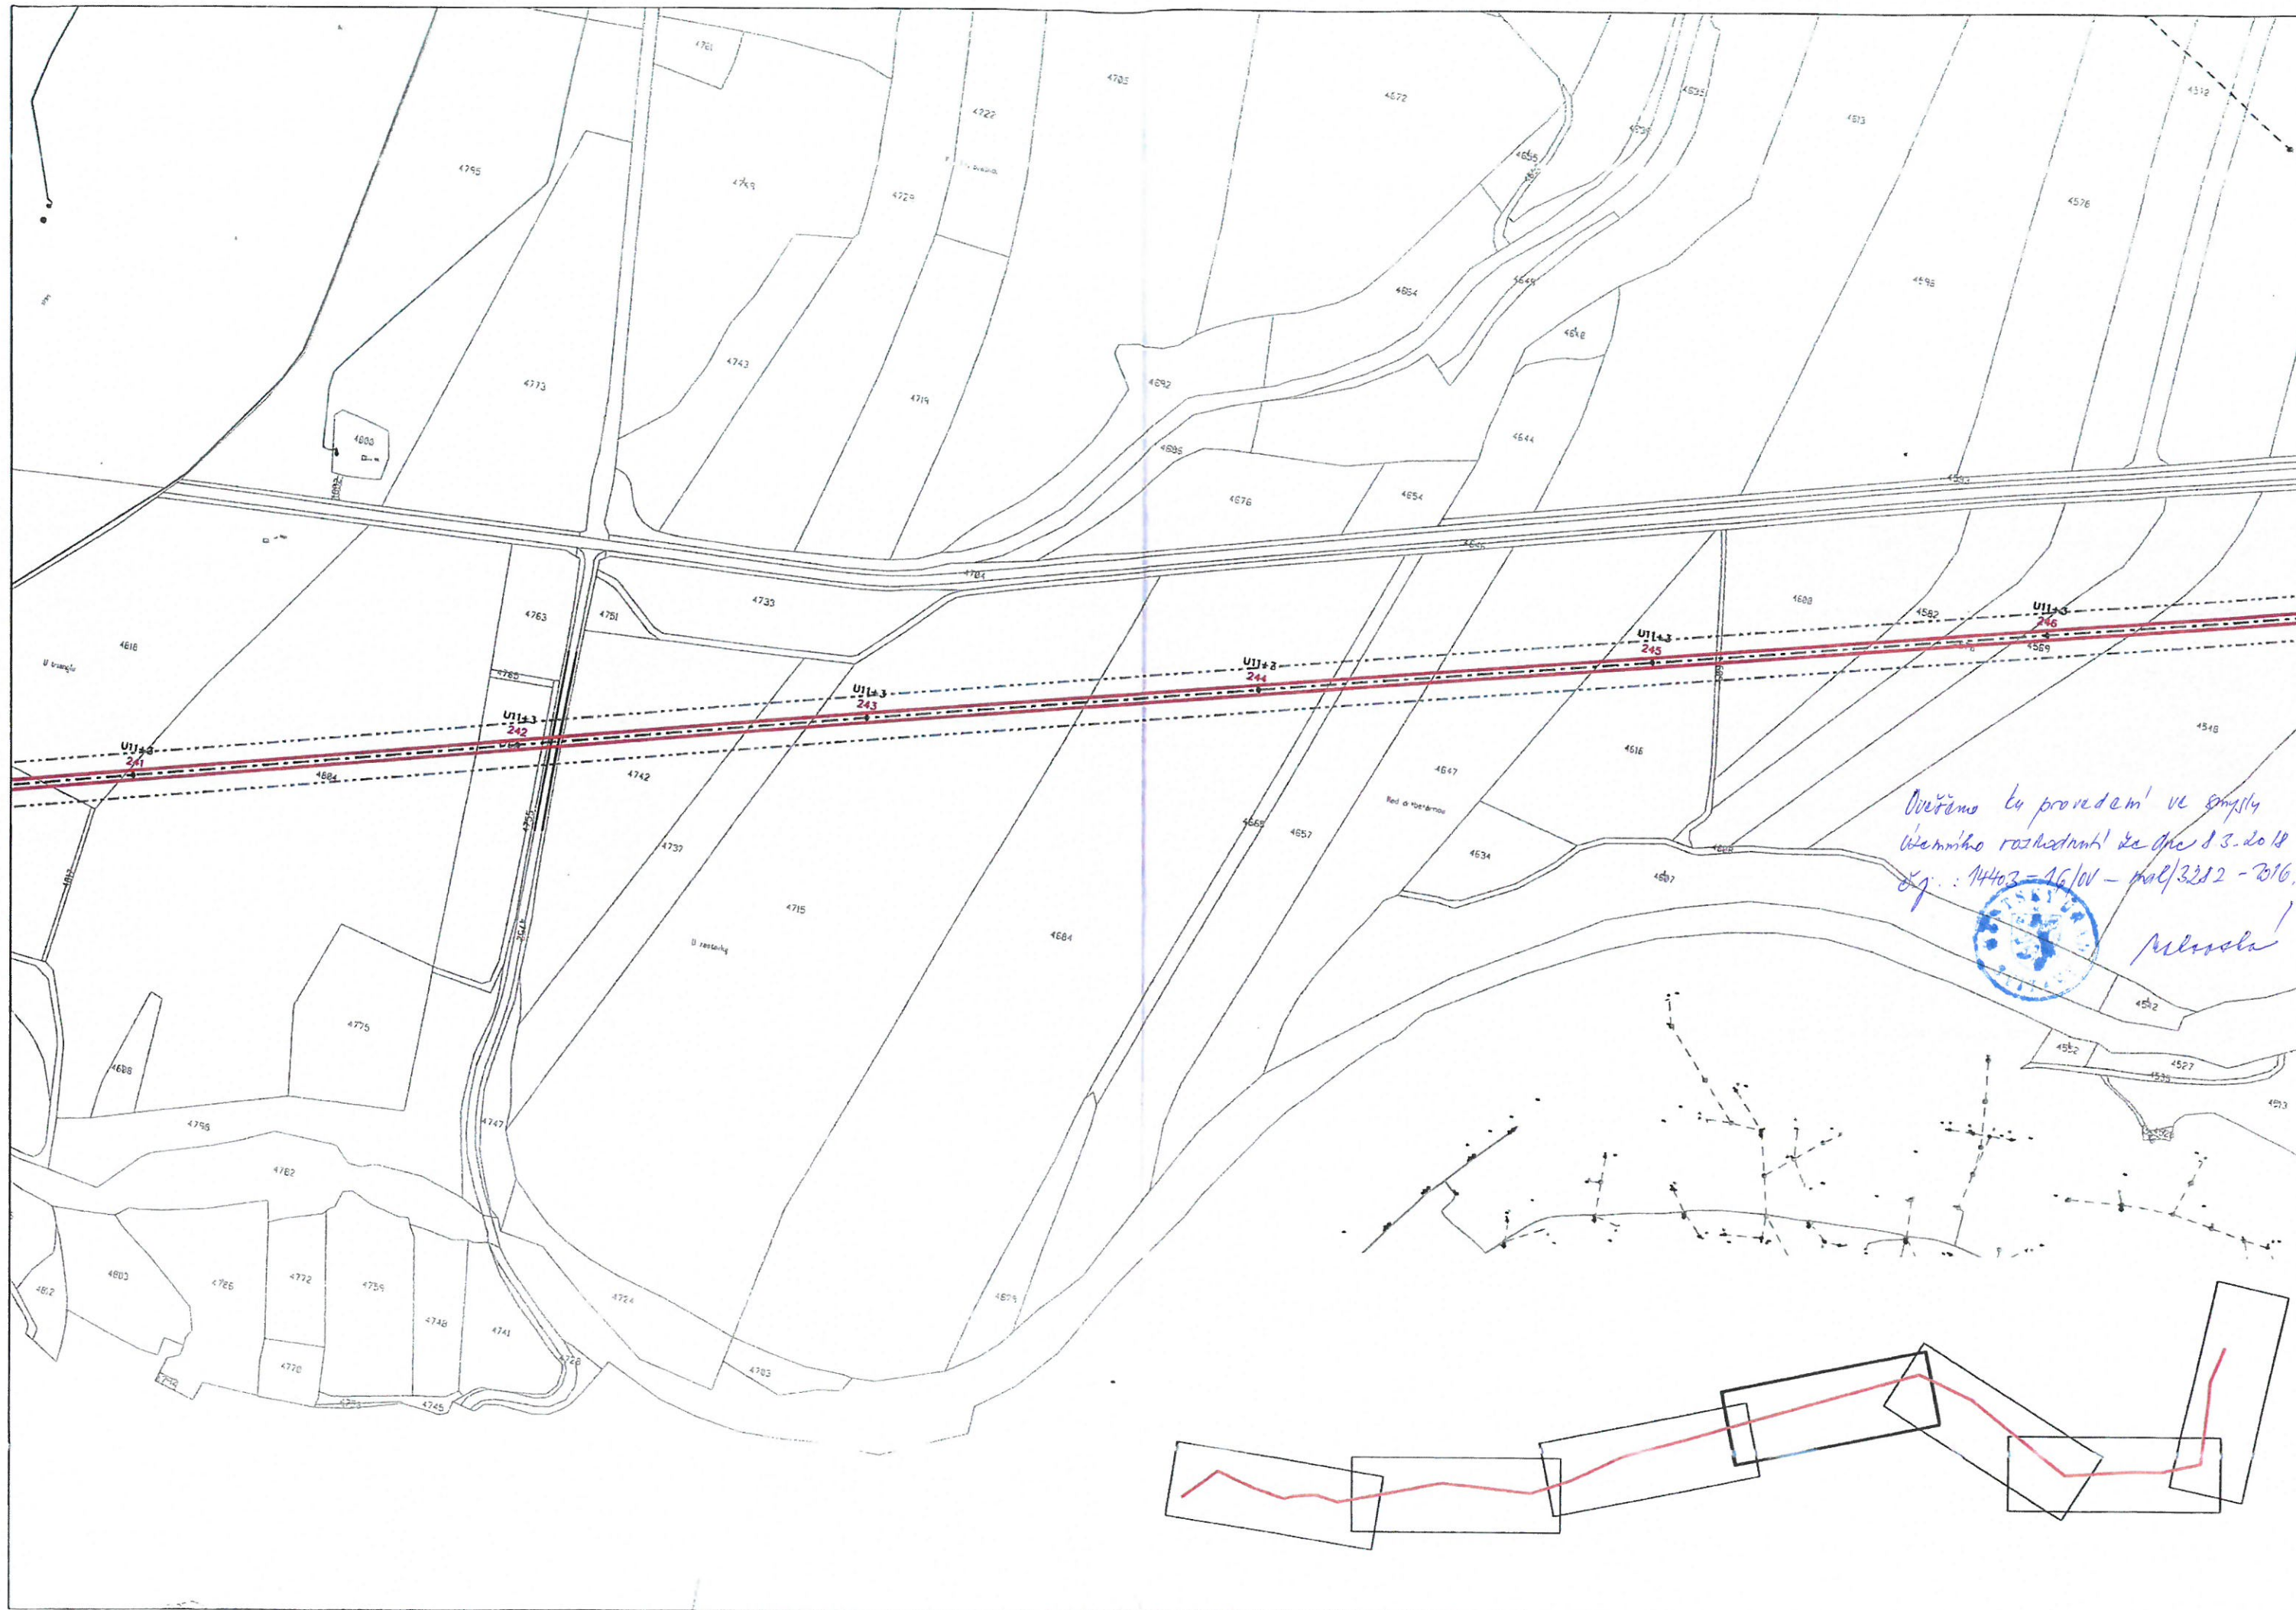

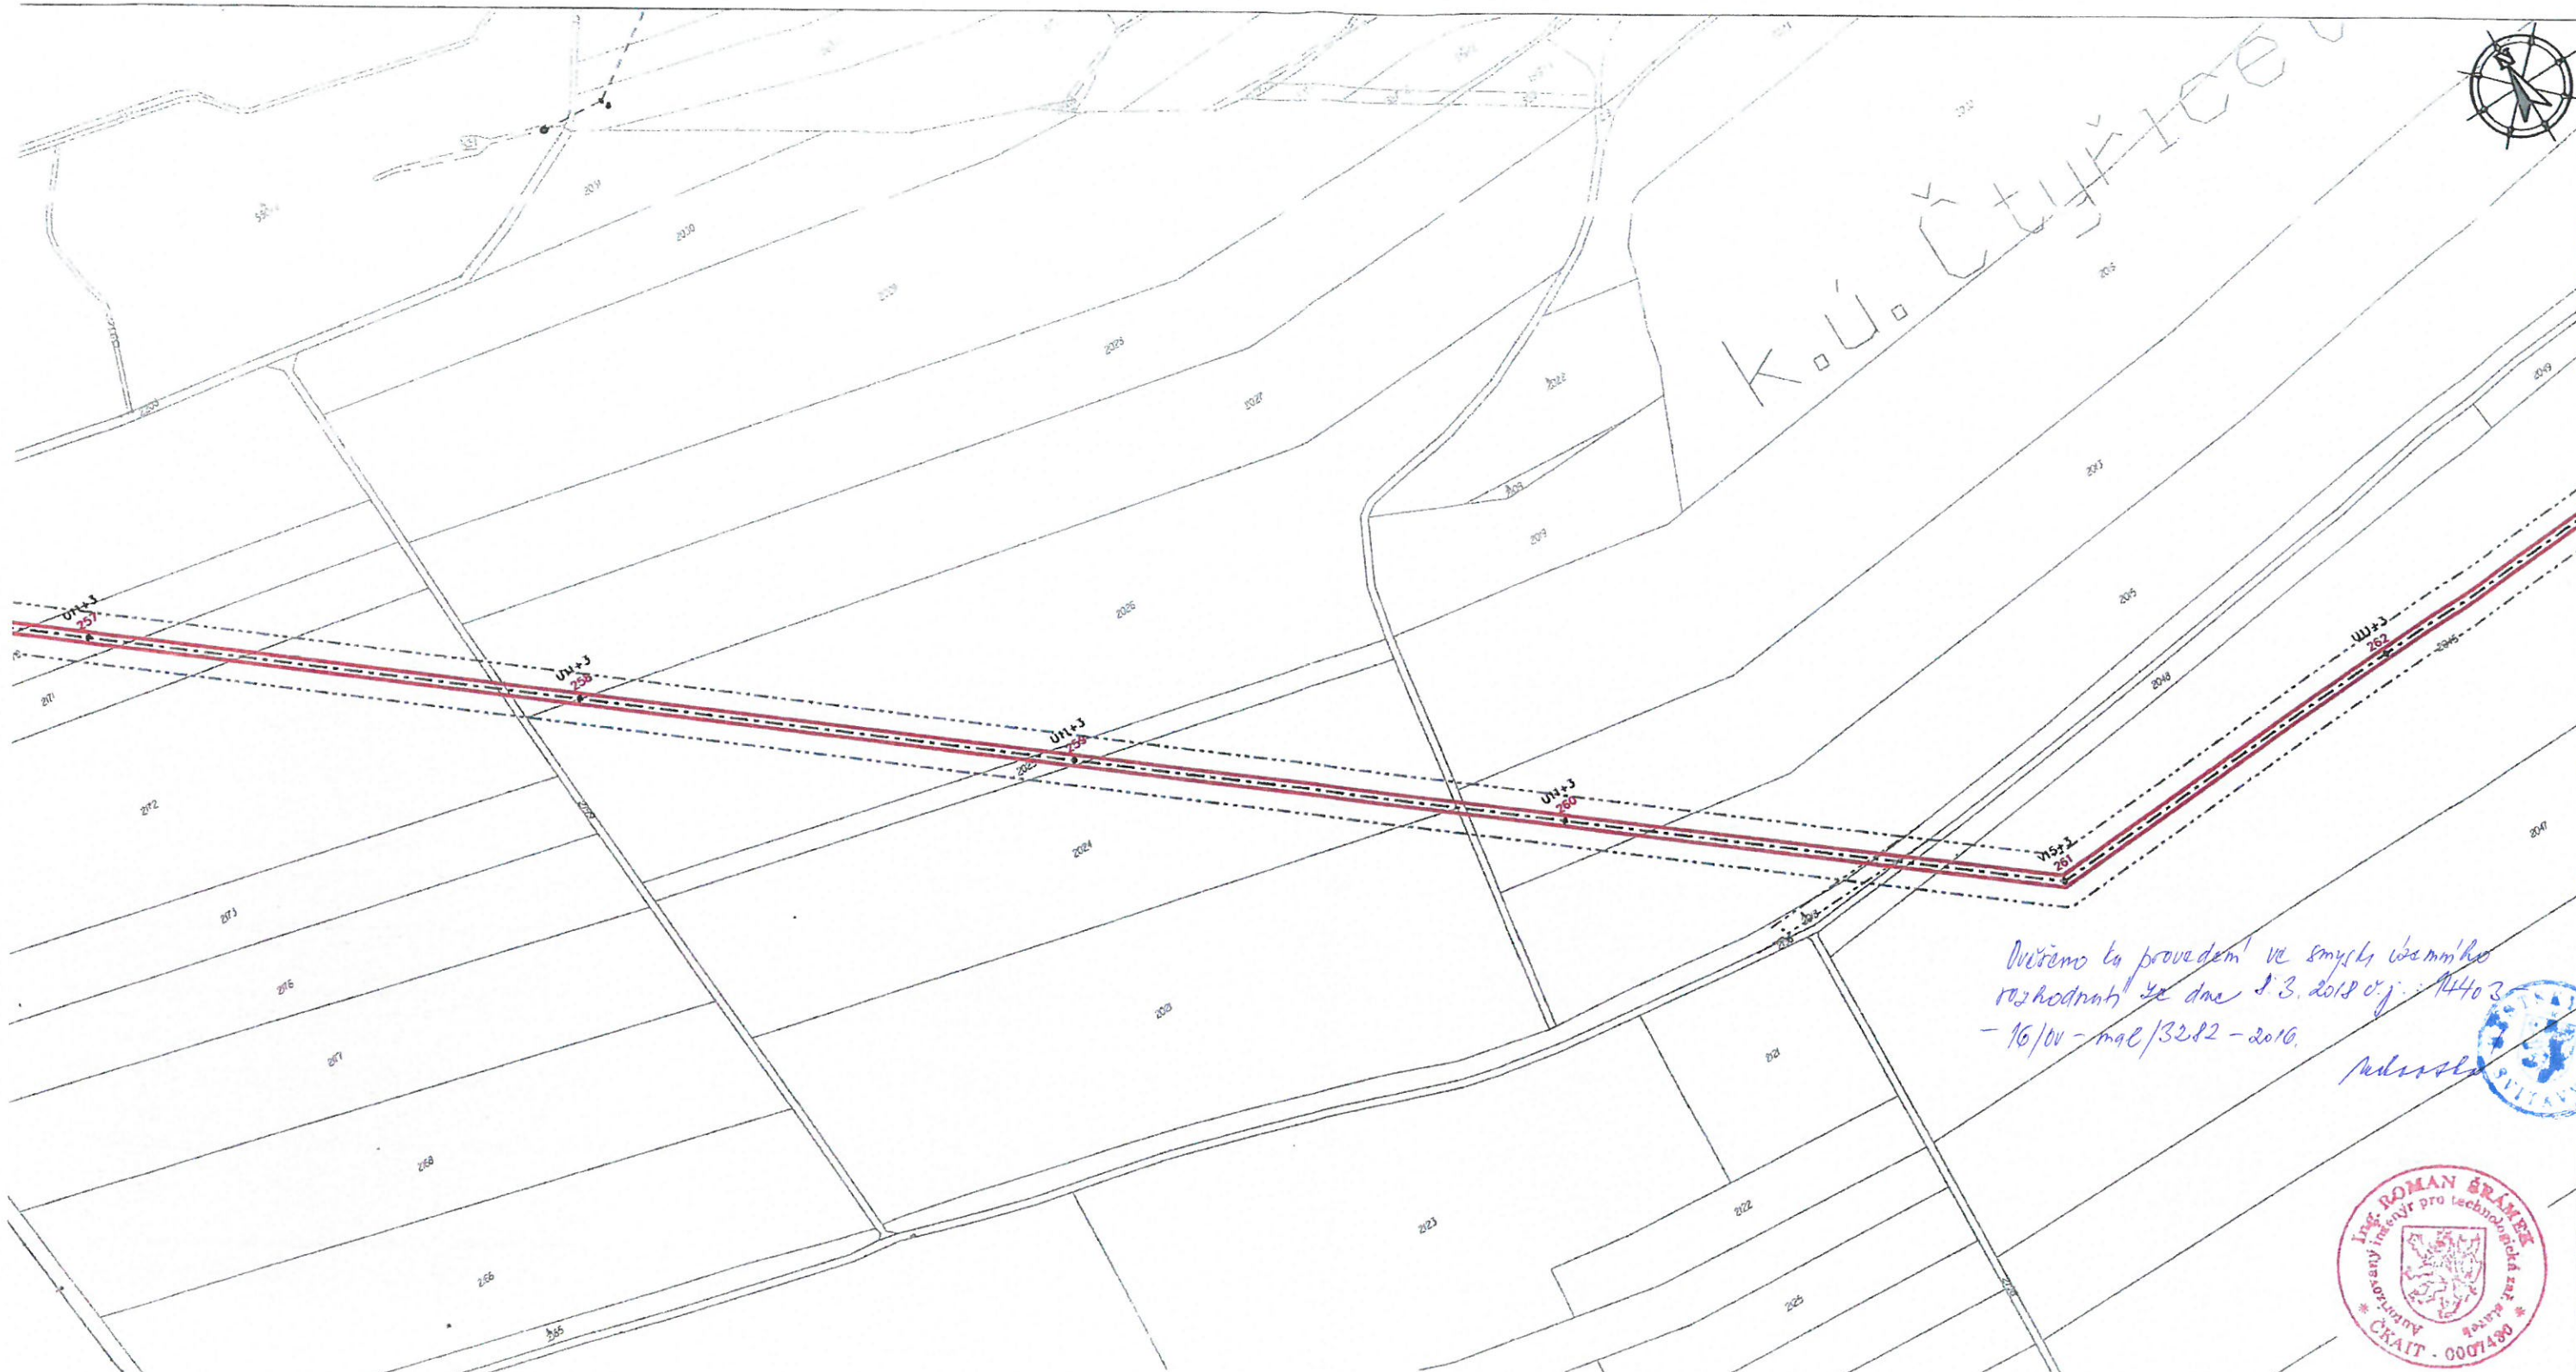

Ověřeno a provedeno ve smyslu územního rozhodnutí ze dne 1.3.2012 v.j. 14403
- 16/00 - mal/3282 - 2010.

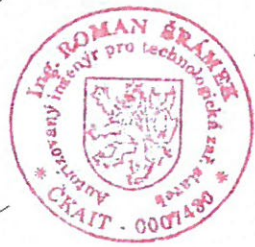

Situační 5/7 (1. část)

- LEGENDA:**
- projektované vzdušné vedení 110 kV (hraniční vodič) - 243-ML/29-S11A
 - - - projektované vzdušné vedení 110 kV (vnitřní vodič) - 243-ML/29-S11A
 - - - projektované ZL - 184-ML/30-S11A
 - - - ochranné pásmo vedení VHS
 - 77 projektovaný podélný bod - příhradový stožár
 - 77+0 U11+0
 - typ podélných bodů
 - rozhraní katastrálního území
 - parcelní katastrální mapy
 - stávající vzdušné vedení VN ČEZ
 - stávající kabelové vedení VN ČEZ
 - stávající vzdušné vedení MV ČEZ
 - stávající kabelové vedení MV ČEZ
 - stávající vedení OE - zemědělské
 - stávající vedení OE - nezemědělské
 - stávající kabelové vedení ČEZ ICI
 - stávající kabelové vedení MV SČZ
 - stávající kabelové vedení MV DČ Telekomie
 - stávající výhledový rozvod DČ
 - stávající střední/nižší rozvod DČ
 - stávající vodovod
 - stávající dráhové objekty
 - rozhraní ploch (včetně terén/rozdílů)
 - stavba
 - výhledové oplocení
 - oplocení
 - stromy - svislé porosty
 - výhledové terénní hrany

		Guldenerova 2577/17 326 00 Plzeň tel. : 326 531 620 mob. : 775 552 973		E-mail : krivanek@energon.cz http://www.energon.cz IČ: 25727362 DIČ: CZ25727362		Zakázka číslo: PS 1826	
kraj Pardubický		Stavební úřad: Svítavy		Číslo stavby ČEZ Distribuce, a. s.: IE-12-2003679		Vypracoval: Jakub Latta	
Stavba:				Ing. Stanislav Krivánek			
POLIČKA - SVITAVY venkovní vedení 110 kV				Autorizovaný Ing.: Ing. Roman ŠRÁMEK			
				Jednáni: Jana Černá Martina Nělvková			
Výkres č.: 2		Koordinační situace 5/7		Datum: 2015		Stupeň: PROJEKT STAVBY	
Objednatel: ČEZ Distribuce, a. s. Teplická 874/8 405 02 Děčín IV - Podmokly		IČ: 24729035 DIČ: CZ24729035		Měřítko: 1: 4000		Paré číslo:	




k.ú. Čtyřicet Lánů

Ověřeno k provedení ve smyslu územního
rozhodnutí ze dne 8.3.2018 č.j. 14403
- 16/01 - mal/3222 - 2016

Miloslav

Štítrava 6/7 (1. část)

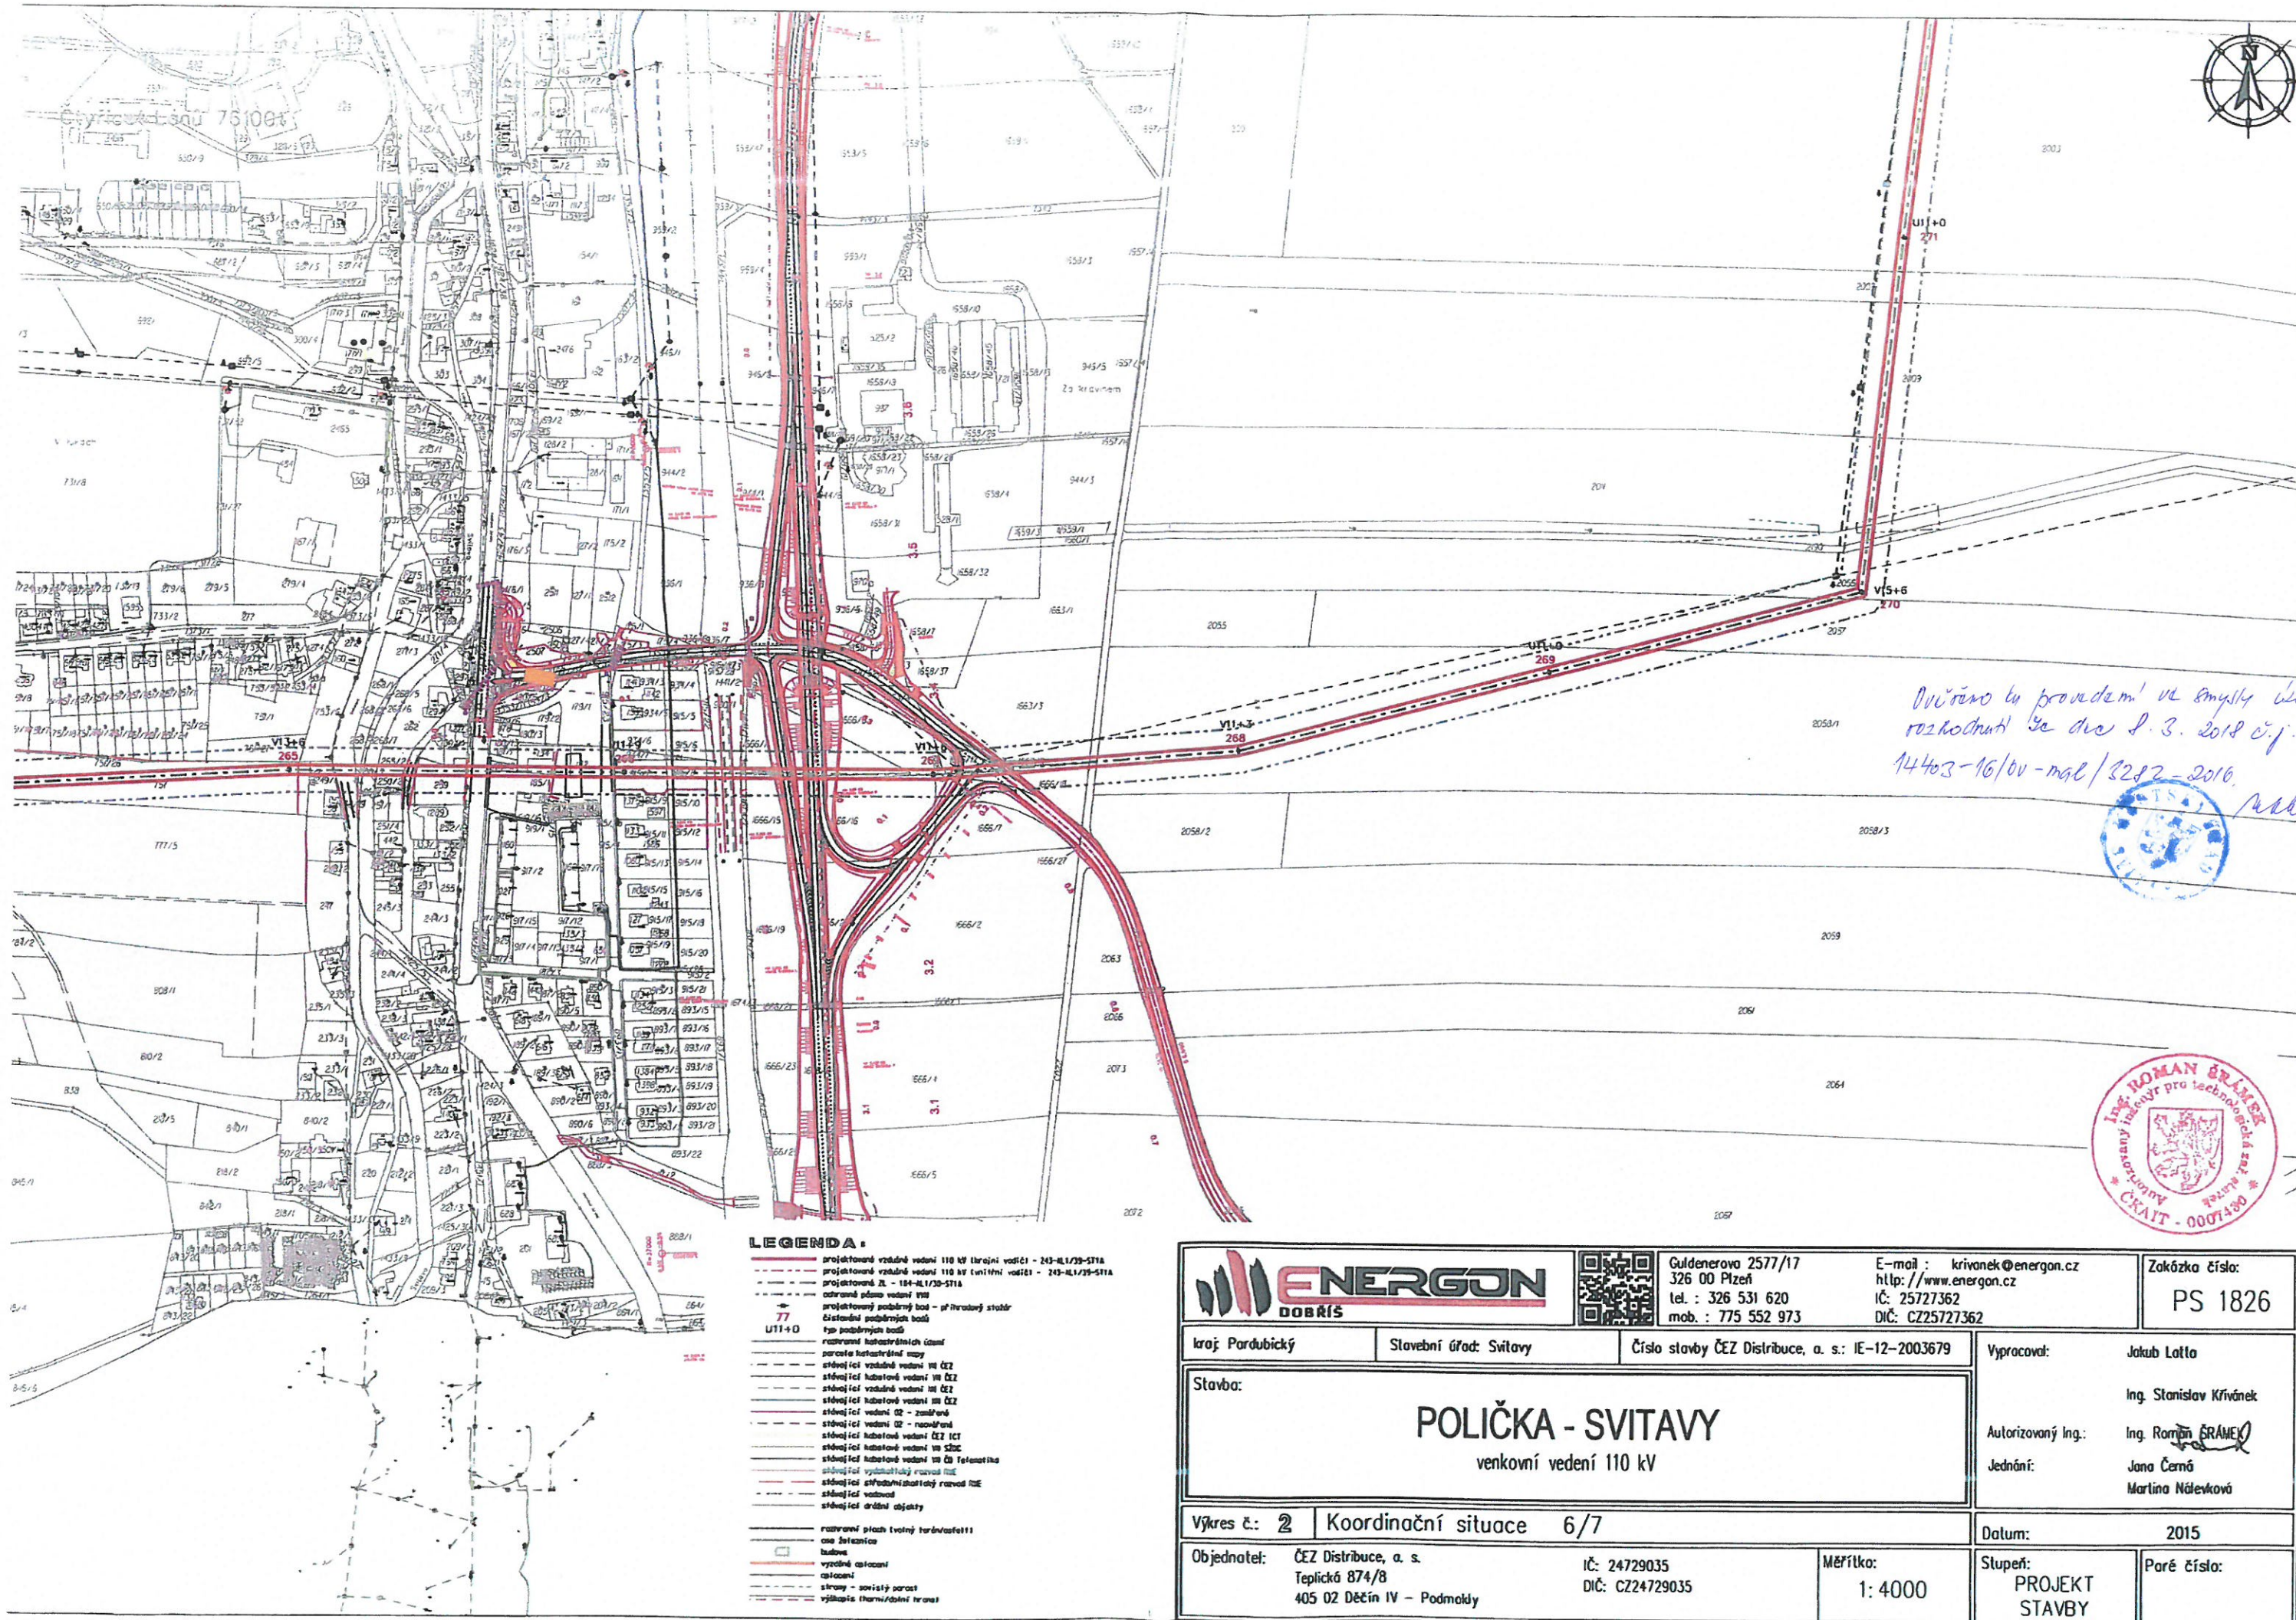


- LEGENDA:**
- projektované vzdušné vedení 110 kV třílínové vodiví - 243-ML/20-571A
 - projektované vzdušné vedení 110 kV čtyřlínové vodiví - 243-ML/20-571A
 - projektované ZL - 184-ML/20-571A
 - ochranné pásmo vedení 110 kV
 - projektovaný podpůrný bod - přehrávací stánek
 - číselná značka podpůrného bodu
 - typ podpůrného bodu
 - označení kabeletržních čar
 - parcelní katastrální mapy
 - stávající vzdušné vedení III ČEZ
 - stávající kabeletržní vedení III ČEZ
 - stávající vzdušné vedení IV ČEZ
 - stávající kabeletržní vedení IV ČEZ
 - stávající vedení ČZ - zadržovací
 - stávající vedení ČZ - rozváděcí
 - stávající kabeletržní vedení ČZ ICT
 - stávající kabeletržní vedení III SÚZE
 - stávající kabeletržní vedení III ČD Telematika
 - stávající výhledový rozvod RSE
 - stávající střešní/okapový rozvod RSE
 - stávající vodotrubní objekty
 - stávající střešní objekty
 - rozvržení ploch tvořící terénové čáry
 - omezení
 - budova
 - výhledové objekty
 - objekty
 - stromy - svislý porost
 - výhledové (horizontální) hranice


				Guldenerova 2577/17 326 00 Plzeň tel. : 326 531 620 mob. : 775 552 973		E-mail : krivanek@energon.cz http://www.energon.cz IČ: 25727362 DIČ: CZ25727362		Zakázka číslo: PS 1826	
kraj Pardubický		Stavební úřad: Svitavy		Číslo stavby ČEZ Distribuce, a. s.: IE-12-2003679		Vypracoval:		Jakub Látka	
Stavba:		POLIČKA - SVITAVY		venkovní vedení 110 kV		Autorizovaný Ing.:		Ing. Stanislav Krivánek	
Výkres č.: 2		Koordinační situace 6/7		Objednatel: ČEZ Distribuce, a. s. Teplácká 874/8 405 02 Děčín IV - Podmokly		Měřítko:		Datum: 2015	
IČ: 24729035 DIČ: CZ24729035		1: 4000		Stupeň: PROJEKT STAVBY		Paré číslo:			



Ověřeno by provedení ve smyslu výměry rozhodnutí
ze dne 8.3.2018 čj. 14463-16/0V-mre/3282-2016.

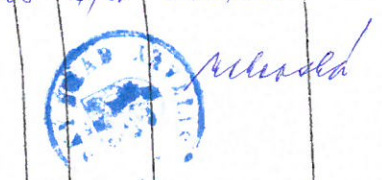

Situace 4/7 (1. část)

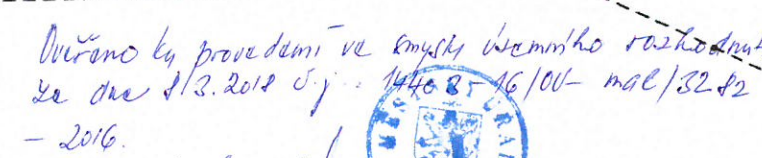

				Guldenerova 2577/17 326 00 Pízeň tel. : 326 531 620 mob. : 775 552 973		E-mail : krivanek@energon.cz http://www.energon.cz IČ: 25727362 DIČ: CZ25727362		Zakázka číslo: PS 1826	
kraj: Pardubický		Stavební úřad: Svítavy		Číslo stavby ČEZ Distribuce, a. s.: IE-12-2003679		Vypracoval:		Jakub Latta	
Stavba:						Ing. Stanislav Krivánek		Ing. Stanislav Krivánek	
POLIČKA - SVITAVY venkovní vedení 110 kV						Autorizovaný ing.:		Ing. Roman FRÁNEK	
						Jednání:		Jana Černá Martina Nálevková	
						Datum:		2015	
Výkres č.: 2		Koordinační situace 7/7				Stupeň:		Paré číslo:	
Objednatel:		ČEZ Distribuce, a. s. Teplická 874/8 405 02 Děčín IV – Podmokly		IČ: 24729035 DIČ: CZ24729035		Měřítko:		1: 4000	
						PROJEKT STAVBY			