
 



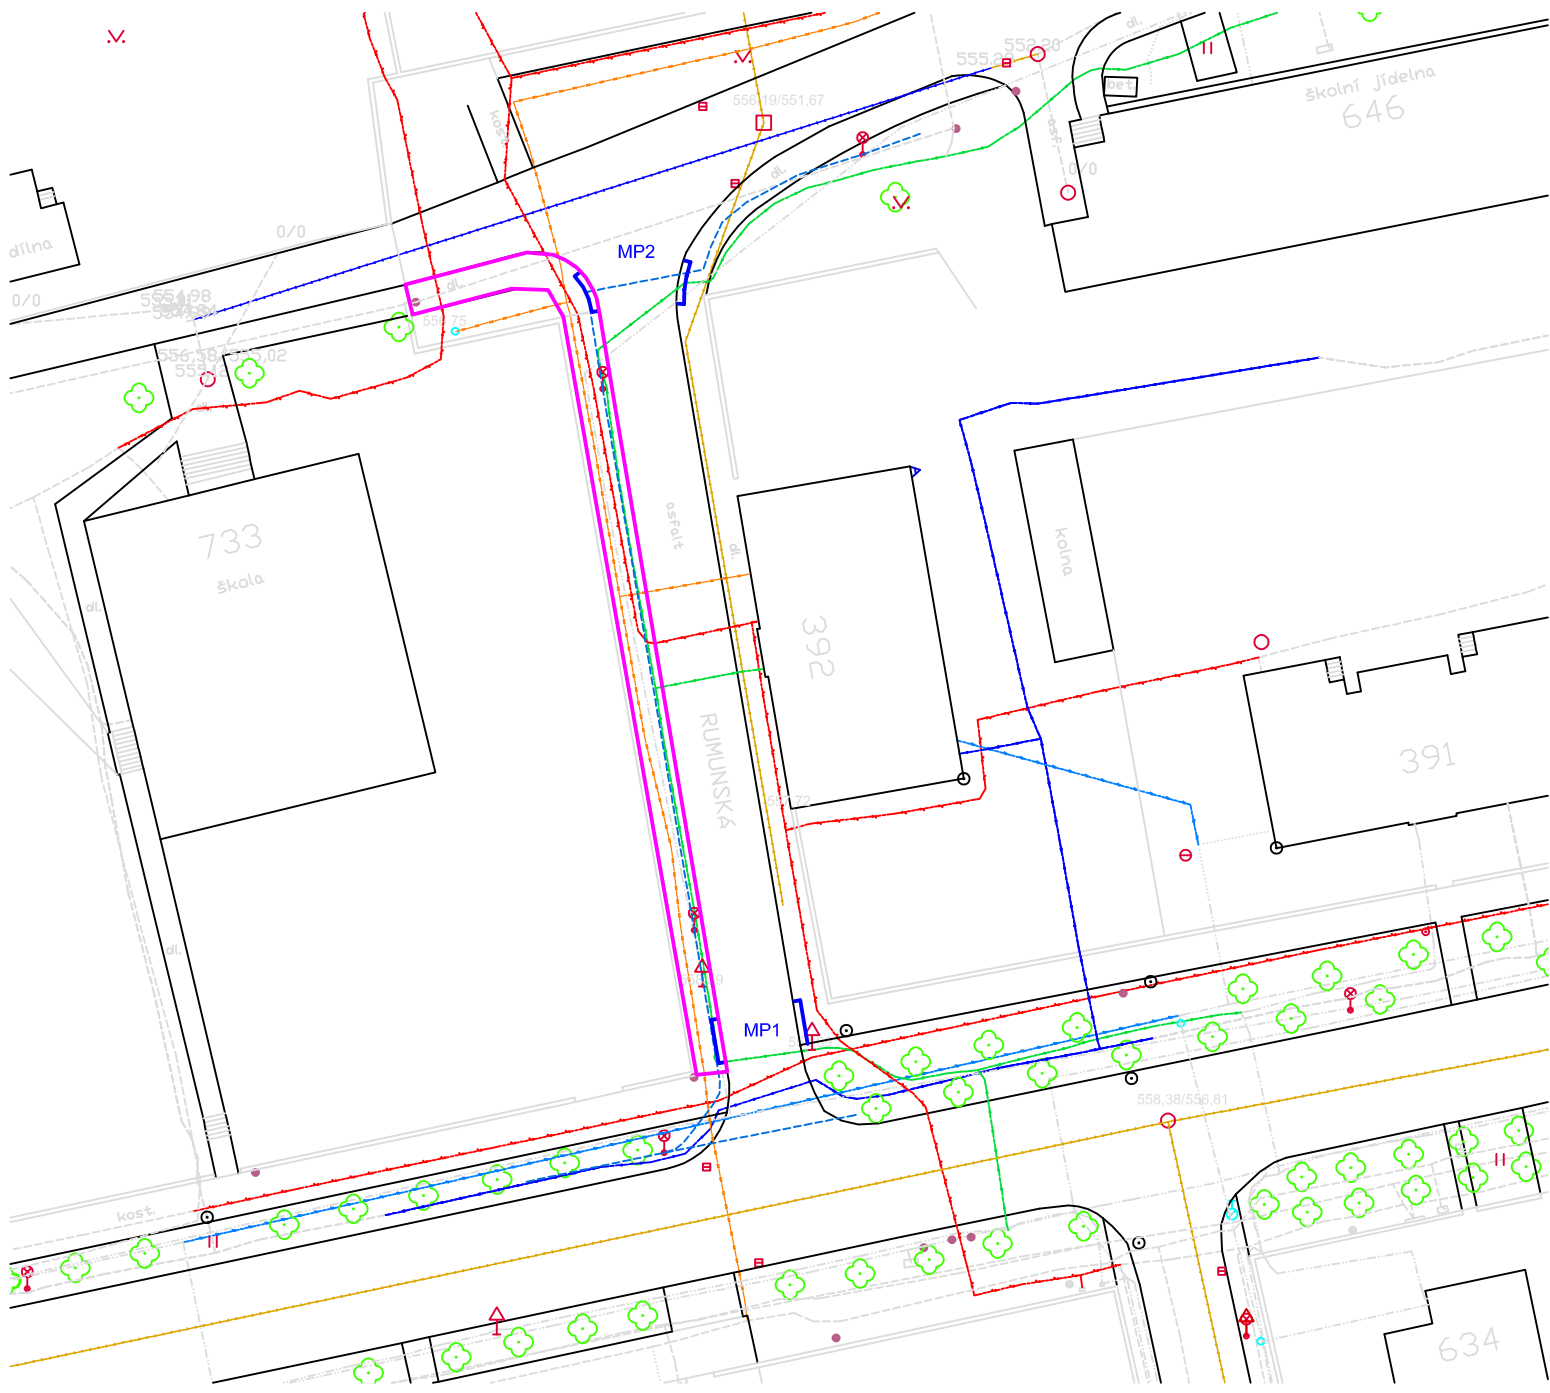

katastrální území : Polička [725358]



CHODNÍK

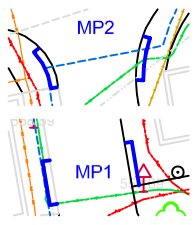

místo pro přecházení MP2
viz výkres B6

místo pro přecházení MP1

INŽENÝRSKÉ SÍTĚ - V ZÁJMOVÉM PROSTORU

- STL plynovod (RWE)
- vedení NN (ČEZ)
- kabel veřejného osvětlení (OES)
- kabel sdělovacího vedení (CETIN)

INŽENÝRSKÉ SÍTĚ - V OKOLÍ STAVBY

- vodovodní řad (VHOS)
- splašková kanalizace (VHOS)
- dešťová kanalizace (VHOS)



Chodník u ZŠ na ul. Rumunská v Poličce

investor	Město Polička Palackého náměstí 160, 572 01 Polička						
zodpovědný projektant	ing. Jaroslav Ondra Křehlíkova 1431/128, Brno 62700						
hlavní projektant	ing. Milan Beneš M. Bureše 819						
datum 04/2018	měřítko 1 : 500	číslo zakázky 102018	vyhotovení				
			1	2	3	4	5
KOORDINAČNÍ SITUACE			B2				